



DETALHES 02

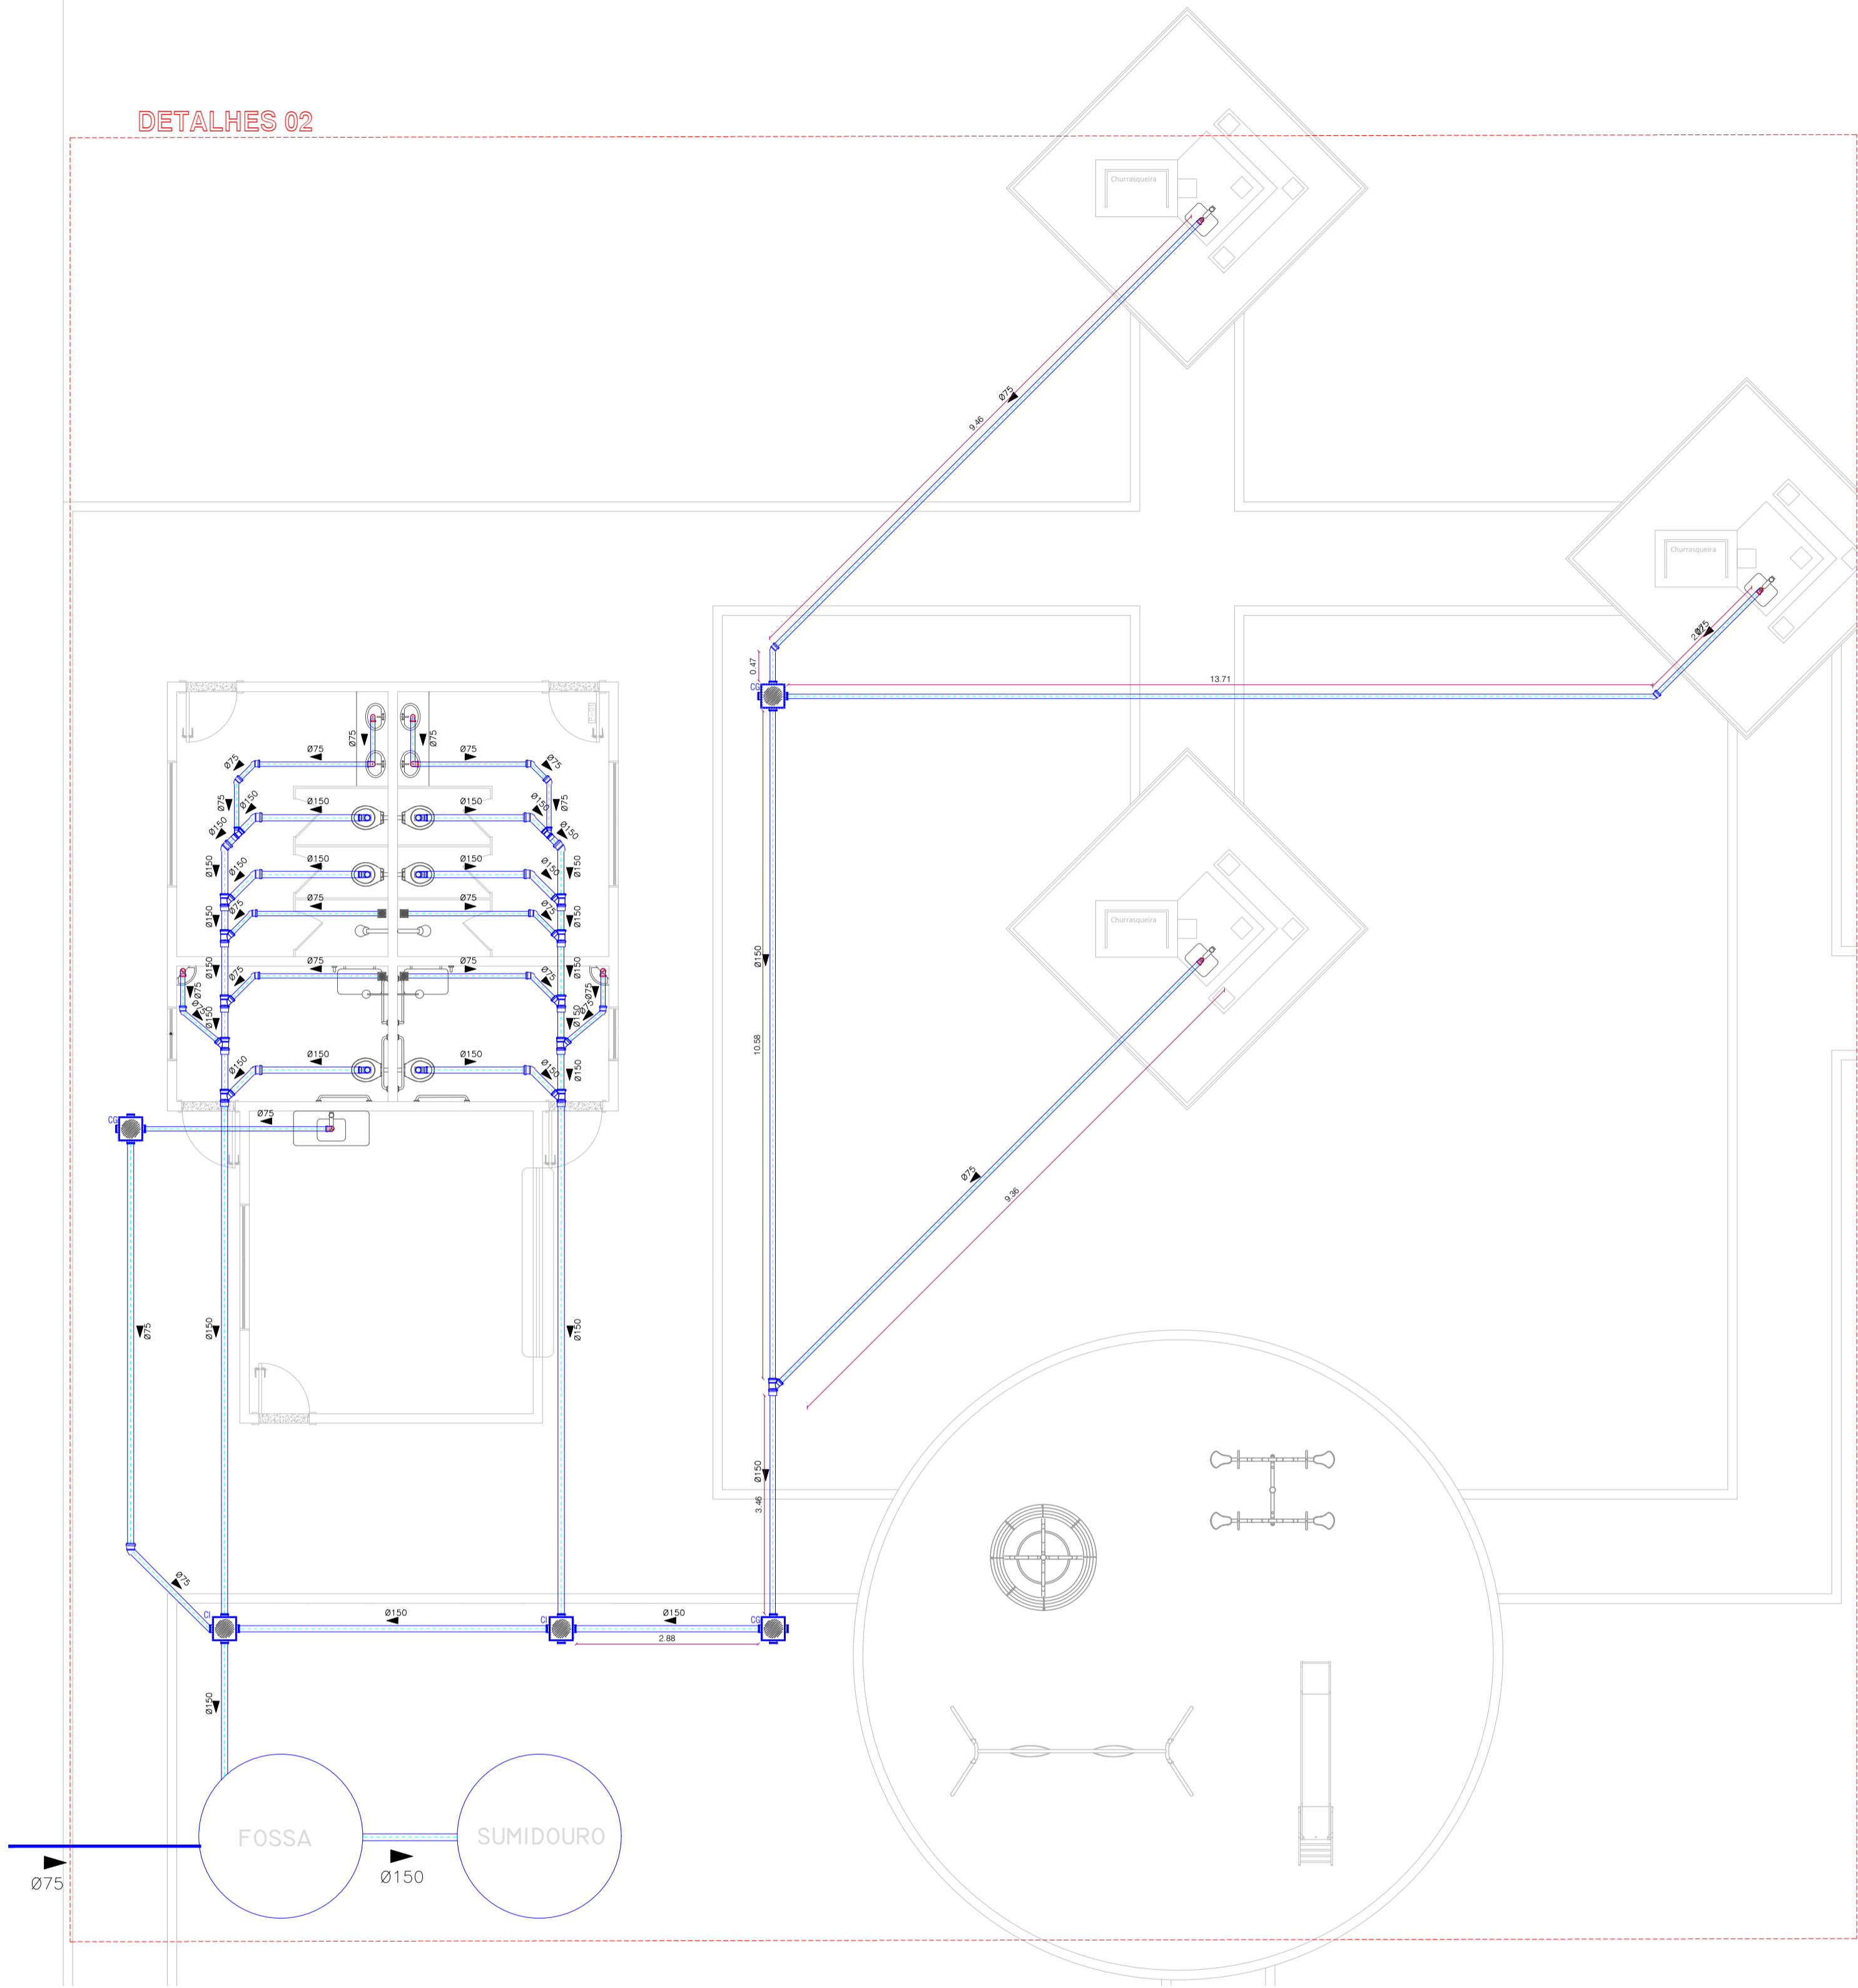

1 HIDROSSANITÁRIO - BAR/COZINHA, BANHEIROS, QUIOSQUES
ESCALA 1:75


DETALHES 01

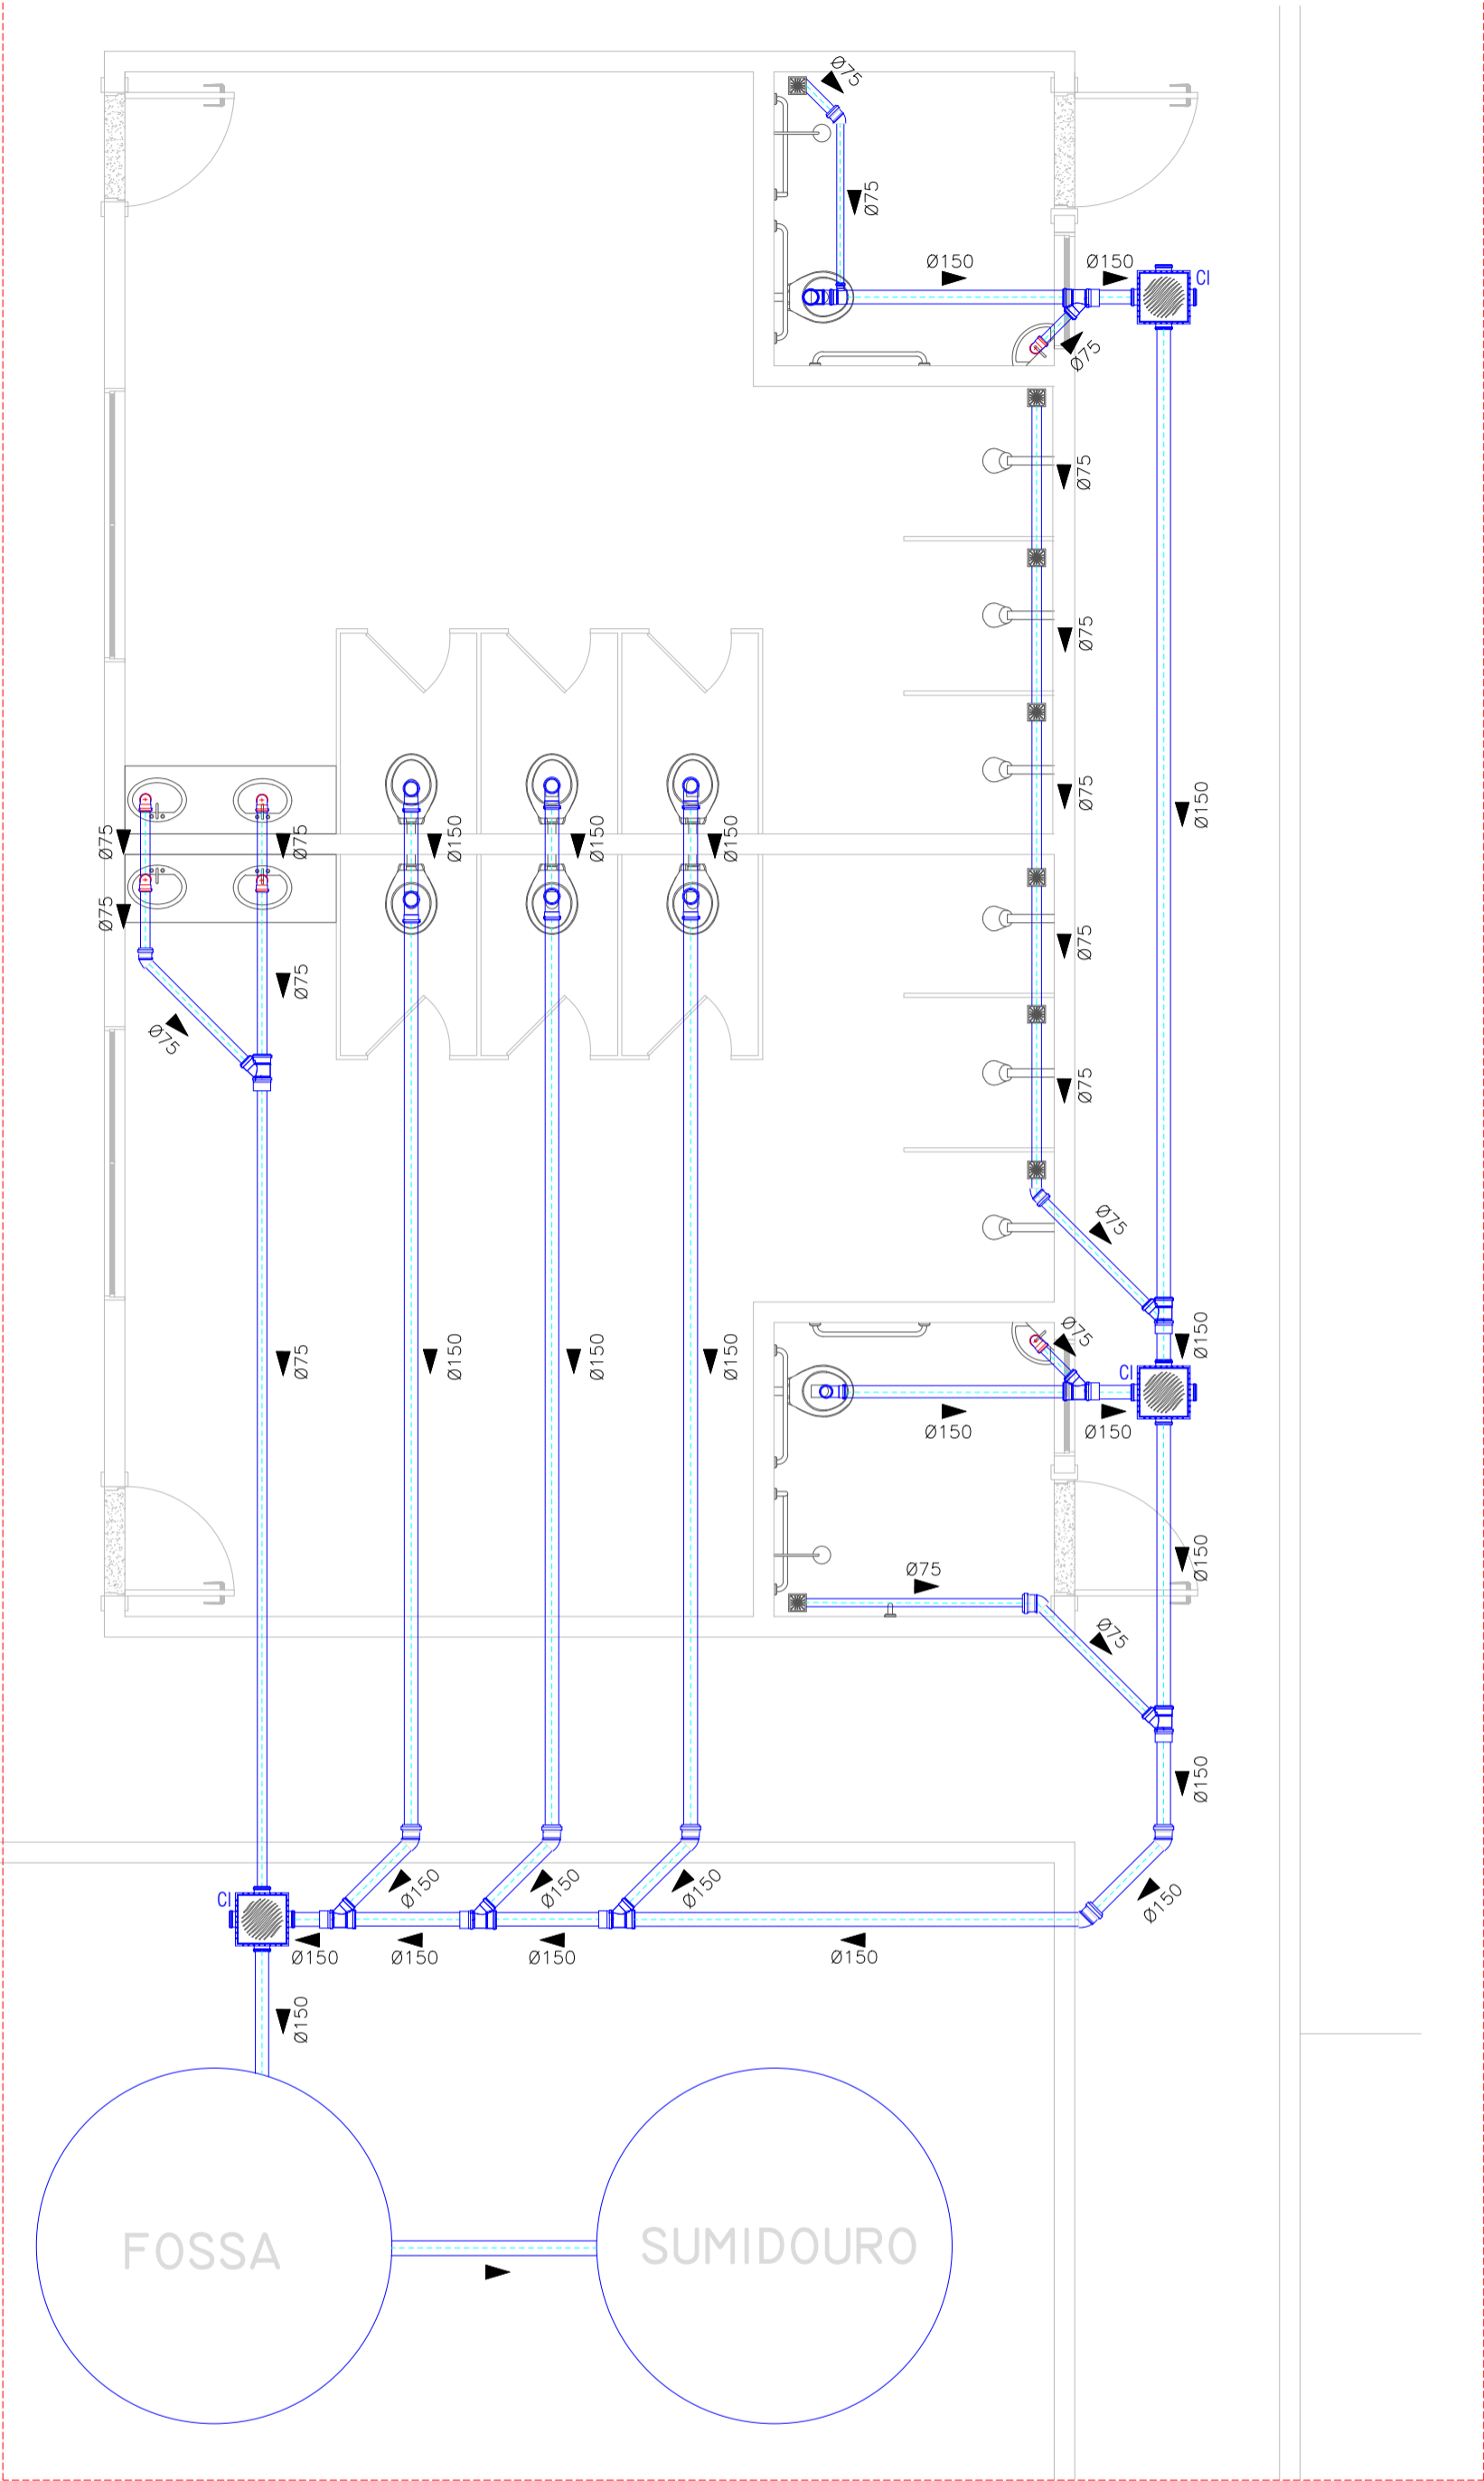


2 HIDROSSANITÁRIO - VESTIÁRIOS
ESCALA 1:50

ESQUEMA DE LIGAÇÃO
ESC 1:25

FOSSA SÉPTICA

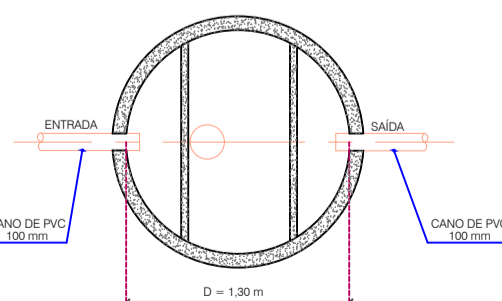

PLANTA BAIXA
SEM ESC.

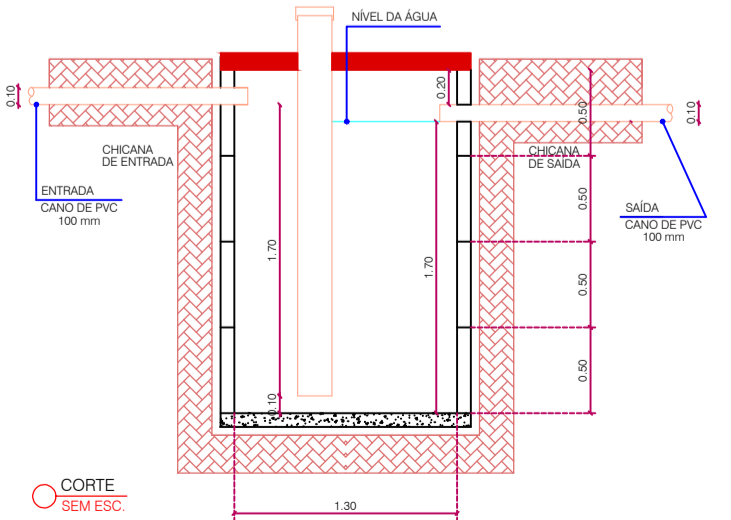

CORTE
SEM ESC.

Fórmula de Cálculo

$V = 1000 \times N \times C \times T \times K \times D$
Onde:
V=Volume (l) em litros
N=Número de contribuintes
C=Coeficiente de ocupação
T=Tempo de retenção em dias
K=Taxa de escoamento da
Linha Saneamento


Memoirel de Cálculo

$V = 1000 \times 6 \times 100 \times 1 \times 94 \times 1$
 $V = 1000 \times 1164$
 $V = 2.164.000$ litros
Volume Calculado = 2.164.000 litros


Fossa a ser utilizada

$V = 2.236.00$
 $D = 1.30$ m
 $H = 1.75$ m
Volume Adotado = 2.236,00 litros
04 anos H = 60cm

SUMIDOURO

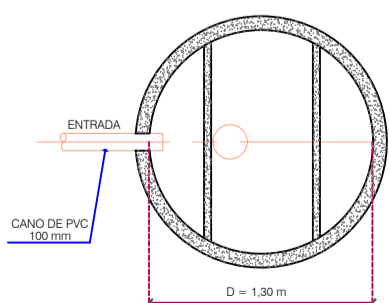

PLANTA BAIXA
SEM ESC.

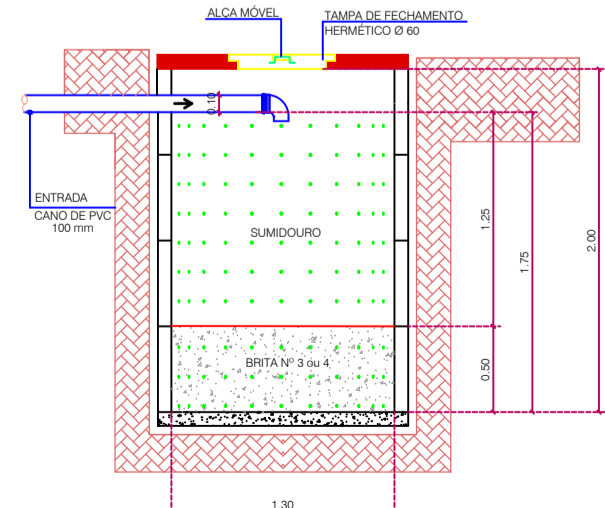

CORTE
SEM ESC.

Memoirel de Cálculo

$A = \frac{V}{C \times T}$
Onde:
A= Área de infiltração necessária em m²
V= Volume de contribuição de água em litros
C= Coeficiente de infiltração (Brazmoudou)


Fórmula de Cálculo

$V = N \times C \times T \times K \times D$
 $V = 1000 \times 6 \times 100 \times 1 \times 94 \times 1$
 $V = 1000 \times 1164$
 $V = 2.164.000$ litros
Volume Calculado = 2.164.000 litros

SUMIDOURO A SER UTILIZADO

$V = 2.236.00$
 $D = 1.30$ m
 $H = 1.75$ m
Área Infiltração Adotada = 13,26m²

DETAHE DA CAIXA DE INSPEÇÃO

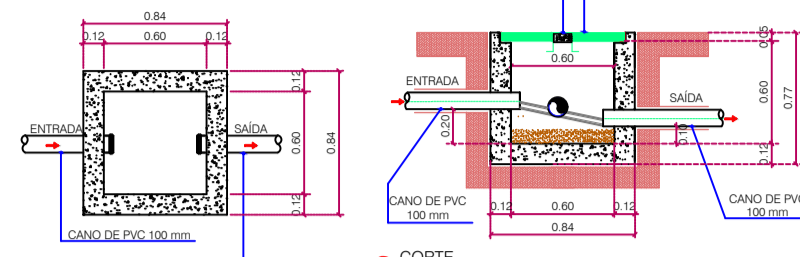


PLANTA BAIXA
SEM ESC.

DISTRIBUIÇÃO TÉRREA - INSTALAÇÕES SANITÁRIAS
SEM ESC.

CÁLCULO

Legenda Adotada= 0,40 m
Corteira Adotada= 0,40 m
Área da Adotada= 0,40 m
Volume Adotado= 0,40 m
 $V = 20 \times 0,4 \times 0,4$ litros
 $V = 3,2$ litros
Volume Calculado = 32,00 litros

CAIXA DE GORDURA SIMPLES EM CONCRETO

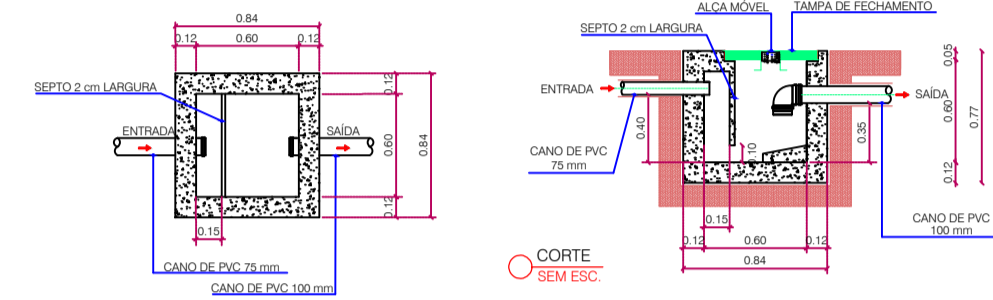

PLANTA BAIXA
SEM ESC.

CORTE
SEM ESC.

VISTO DA PREFEITURA MUNICIPAL:

ESCALA:
INDICADAS

PRANCHA:
02
02

PROJETO HIDROSSANITÁRIO - ESGOTO

OBRA:
REVITALIZAÇÃO ÁREA DE LAZER

ENDEREÇO:
JANGADA DO SUL

ÁREA:
8.638,00 m²

PROPRIETÁRIO:
PREFEITURA MUNICIPAL DE GENERAL CARNEIRO - PR

LOCAL:
General Carneiro - Paraná

DATA:
03.04.2024

DESENHO:
PABLO HECTOR CASANOVA
ARQUITETO E URBANISTA - CAU n.º A119733-9
FONE: (011) 421 98813.7325

RESPONSÁVEL TÉCNICO:
KARINA TEODORO DA SILVA
ARQUITETA E URBANISTA - CAU n.º A63598-4
FONE: (011) 421 9998.8056

PREFEITURA MUNICIPAL DE GENERAL CARNEIRO - PARANÁ
Avenida Pres. Getúlio Vargas, 601 - Centro
CEP 84660-000 General Carneiro - Paraná
Fone/Fax: (011) 421 3552 - 1441
CNPJ: 75.687.681/0001-07